

woj:
pow:
jedn. ewid.:
obręb:

dolnośląskie
wałbrzyski
022106_4 Mieroszów
Mieroszów 0002

MAPA DO CELÓW PROJEKTOWYCH

Skala 1:500


układ współrzędnych "2000"
poziom odniesienia "PL-EVRF2007-NH"

ID: SGN.6640.772.2022

USŁUGI GEODEZYJNO-KARTOGRAFICZNE
Jakub Juchniewicz
ul. Ossowskiego 2/1, 58-300 Wałbrzych
tel: 501 474 872
NIP: 886-287-41-84, R: 021837990

mgr inż. Jarosław Juchniewicz
GEODEZA UPRAWNIONY
zaśw. nr 1240 z dnia 21.11.1992r.
wydane przez Min. Gosp. Przestrz i Budownictwa

UWAGA: nie wyklucza się występowania innych urządzeń uzbrojenia podziemnego nie wykazanych na niniejszym opracowaniu a występujących w terenie.
Obciążenia służebnościami gruntowymi nie badano.
Granice i numery działek naniesiono na podstawie wektorowej mapy ewidencyjnej.
Uzbrojenie terenu aktualne na dzień 27.06.2022 - zgodnie z przepisami prawa budowlanego Dz.U.2021 poz.2351
Mapa aktualna na dzień 27.06.2022

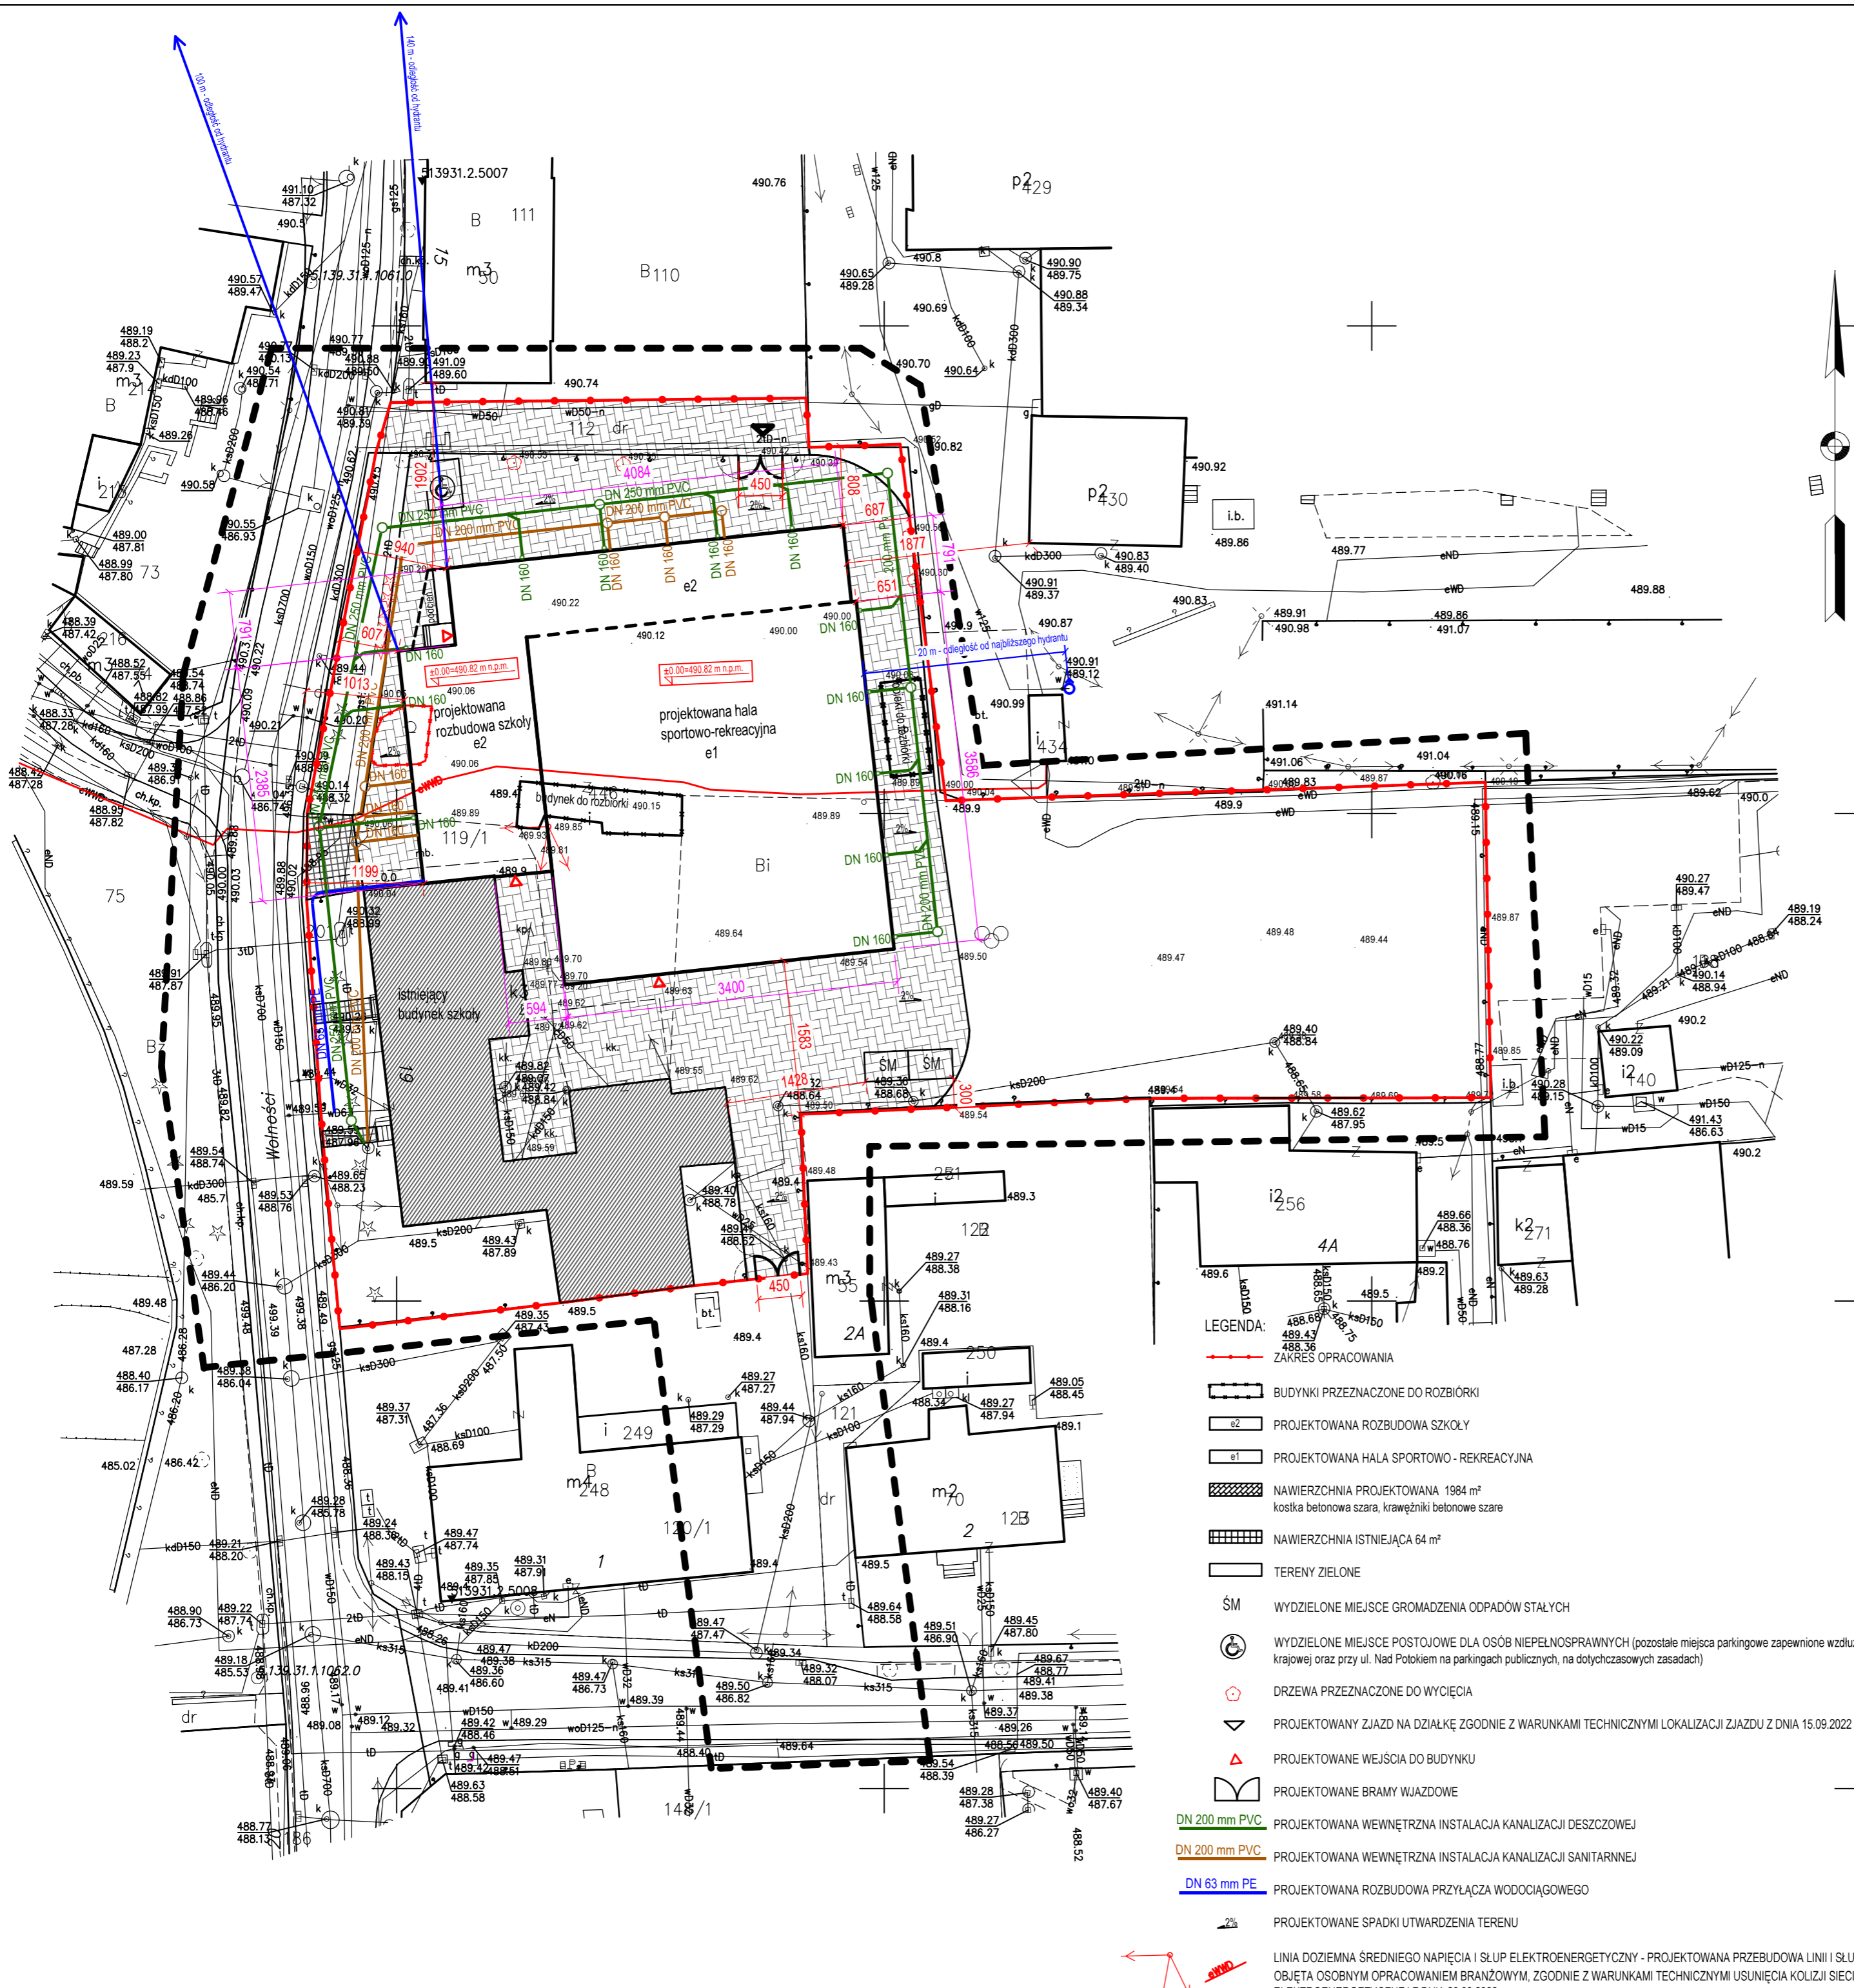

Poświadczam, że niniejszy dokument został opracowany w wyniku prac geodezyjnych i kartograficznych, których rezultaty zawiera operat techniczny pozytywnie zweryfikowany. Jednocześnie informuję, że jestem świadomy odpowiedzialności karnej za złożenie fałszywego oświadczenia.

Identyfikator zgłoszenia prac geodezyjnych	SGN.6640.772.2022
Organ służby geodezyjnej, który otrzymał zgłoszenie	Starosta Wałbrzyski
Wykonawca prac geodezyjnych	Usługi Geodezyjno-Kartograficzne Jakub Juchniewicz
Nr oraz data sporządzenia dokumentu zawierającego wynik pozytywnej weryfikacji	SGN.6640.772.2022-9328 z dnia 7.07.2022r.
Imię i nazwisko oraz nr uprawnień zawodowych kierownika prac	mgr inż. Jarosław Juchniewicz GEODEZA UPRAWNIONY zaśw. nr 1240 z dnia 21.11.1992r. wydane przez Min. Gosp. Przestrz i Budownictwa

- LEGENDA:
- ZAKRES OPRACOWANIA
 - BUDYNKI PRZEZNACZONE DO ROZBIÓRKI
 - PROJEKTOWANA ROZBUDOWA SZKOŁY
 - PROJEKTOWANA HALA SPORTOWO-REKREACYJNA
 - NAWIERZCHNIA PROJEKTOWANA 1984 m²
kostka betonowa szara, krawężniki betonowe szare
 - NAWIERZCHNIA ISTNIEJĄCA 64 m²
 - TERENY ZIELONE
 - WYDZIELONE MIEJSCE GROMADZENIA ODPADÓW STAŁYCH
 - WYDZIELONE MIEJSCE POSTOJOWE DLA OSÓB NIEPEŁOSPRAWNYCH (pozostałe miejsca parkingowe zapewnione wzdłuż drogi krajowej oraz przy ul. Nad Potokiem na parkingach publicznych, na dotychczasowych zasadach)
 - DRZEWIA PRZEZNACZONE DO WYCIĘCIA
 - PROJEKTOWANY ZJAZD NA DZIAŁKĘ ZGODNIE Z WARUNKAMI TECHNICZNYMI LOKALIZACJI ZJAZDU Z DNIA 15.09.2022 r.
 - PROJEKTOWANE WEJŚCIA DO BUDYNKU
 - PROJEKTOWANE BRAMY WJAZDOWE
 - DN 200 mm PVC PROJEKTOWANA WEWNĘTRZNA INSTALACJA KANALIZACJI DESzczOWEJ
 - DN 200 mm PVC PROJEKTOWANA WEWNĘTRZNA INSTALACJA KANALIZACJI SANITARNEJ
 - DN 63 mm PE PROJEKTOWANA ROZBUDOWA PRZYŁĄCZA WODOCIĄGOWEGO
 - PROJEKTOWANE SPADKI UTWARDZENIA TERENU

LINIA DOZIEMNA ŚREDNIEGO NAPIĘCIA I SŁUP ELEKTROENERGETYCZNY - PROJEKTOWANA PRZEBUDOWA LINII I SŁUPA OBJĘTA OSOBNYM OPRACOWANIEM BRANŻOWYM, ZGODNIE Z WARUNKAMI TECHNICZNYMI USUNIĘCIA KOLIZJI SIECI ELEKTROENERGETYCZNEJ Z DNIA 30.09.2022 r.

M3KACZMAREK pracownia projektowa		
m3kaczmarek sp. z o.o. ul. Mickiewicza 41, 63-840 Krobica www.m3kaczmarek.pl; biuro@m3kaczmarek.pl tel. 607 850 703, 607 850 732		
OBIEKT:	PUBLICZNA SZKOŁA PODSTAWOWA W MIEROSZOWIE	
ADRES INWESTYCJI:	ul. Wolności 19, 58-350 Mieroszów, dz. nr 119/1 i 112	
PRZEDMIOT RYSUNKU:	PROJEKT ZAGOSPODAROWANIA DZIAŁKI	
SKALA: 1:500	DATA: 10.2022	PODPIS
PROJEKTANT B. ARCHITEKTONICZNA:	mgr inż. arch. Joanna Włodarz specjalność architektoniczna nr upr. WP-01A/OKK/UpB/59/2008	
PROJEKTANT SPRAWDZAJĄCY:	mgr inż. arch. Grzegorz Tataraka specjalność architektoniczna nr upr. 7131/11/P/2003	
PROJEKTANT B. SANITARNA:	mgr inż. Paweł Sasiadek spec. instalacyjna w zakresie sieci, instalacji i urządzeń cieplnych, wentylacyjnych, gazowych, wodociągowych i kanalizacyjnych nr upr. LBS/0021/PWOS/10	
PROJEKTANT SPRAWDZAJĄCY:	mgr inż. Eugeniusz Wilda spec. instalacyjno-inżynierska w zakresie sieci i instalacji gazowych nr ewid. 1487/91/Lo	
PROJEKTANT B. ELEKTRYCZNA:	mgr inż. Marek Piasecki spec. instalacyjno-inżynierska w zakresie sieci, instalacji i urządzeń elektrycznych i elektroenergetycznych nr ewid. WKP/0178/PWOE/10	
PROJEKTANT SPRAWDZAJĄCY:	mgr inż. Wojciech Poprawa uprawnienia do projektowania bez ograniczeń w specjalności instalacyjnej w zakresie sieci, instalacji i urządzeń elektrycznych i elektroenergetycznych nr upr. WKP/0363/POOE/10	
ASYSYENT:	mgr inż. Marcin Kaczmarek	NR RYS. PZT-1
ASYSYENT:	inż. Małgorzata Mansfeld	STR.
ASYSYENT:	mgr inż. Krzysztof Piatek	